


MAPA DO CELÓW PROJEKTOWYCH

SKALA 1: 500

Reprodukcja wzbroniona

ZAKŁAD USŁUG TECHNICZNYCH PROSBED s.c. Os. Słowackiego 22/9 64-980 Trzcianka		GMINA KAŻMIERZ ul. Szamotulska 20, 64-530 Kaźmierz	
INWESTOR	Sieć kanalizacji sanitarnej z przyłączami		
OBIEKT kat. XXVI	dz. o nr ewid. 19, 70, 72/3, 72/13, 39/1, 39/2, 72/4, 14/6, 47/2, 51/1, 72/8, 72/10, 72/11, 72/12, 39/3, 40, 34/10, 42, 43/1, 44/2, 46/1, 72/7, 72/6, 46/5, 45, 74/5, 74/6, 74/4, 73/5, 73/9 - obsz. 0907 KĄCZYŃ		
ADRES OBIEKTU	PROJEKT ZAGOSPODAROWANIA TERENU		
NAZWA RYSUNKU	03		
PROJEKTOWAŁA	mgr inż. Justyna Markowicz UPR-TIF WKP/0125/POOS/07	SKALA 1: 500	DATA 07/2020
OPRACOWAŁ	mgr inż. Tomasz Bednarczyk	NR RYS. 2A	

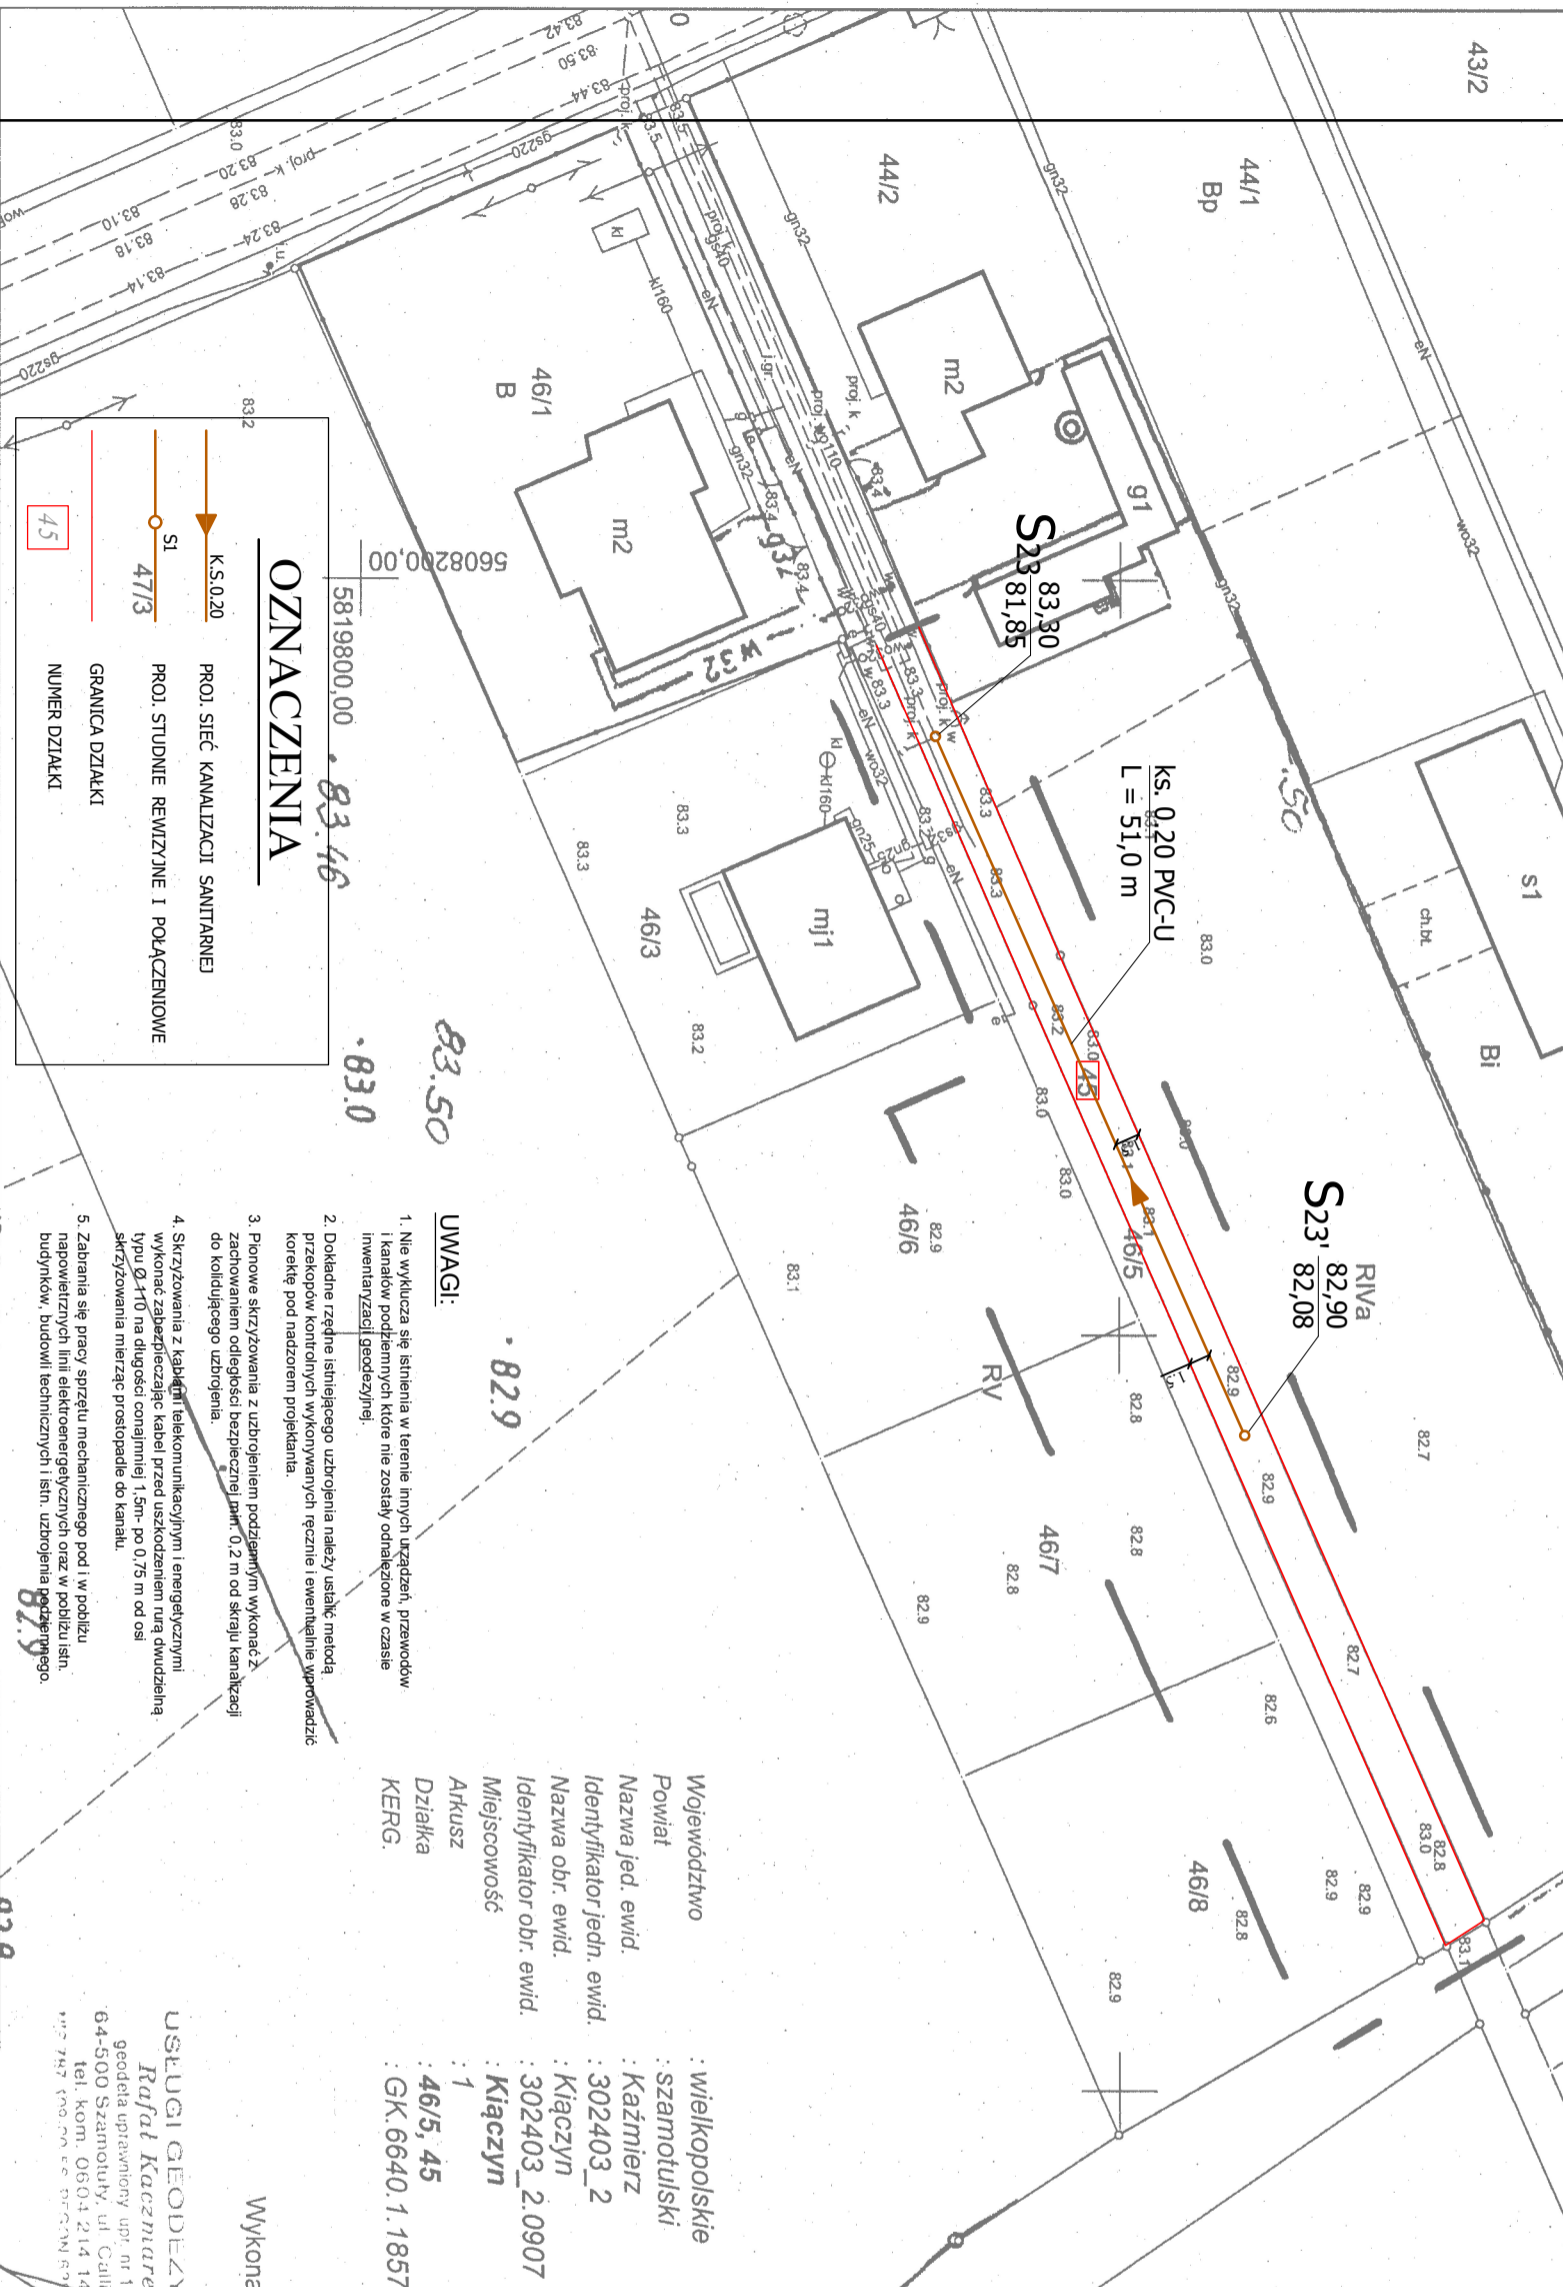

OZNACZENIA

- K.S. 0.20 PROJ. SIEĆ KANALIZACJI SANITARNEJ
- SI 47/3 PROJ. STUDIUM REWIZYJNE I POŁĄCZENIOWE
- 45 GRANICA DZIAŁKI
- NUMER DZIAŁKI

UWAGI:

1. Nie wyklucza się istnienia w terenie innych urządzeń, przewodów, kanałów podziemnych, które nie zostały odnotowane w czasie inwentaryzacji geodezyjnej.
2. Dokładne rzędnice istniejącego uzbrojenia należy ustalić metodą przekopów kontrolnych wykonywanych ręcznie i ewentualnie wprowadzić korekty pod nadzorem projektanta.
3. Planowe skrzyżowania z uzbrojeniem podziemnym wykonać z zachowaniem odległości bezpiecznej min. 0,2 m od skrajni kanalizacji do kolidującego uzbrojenia.
4. Skrzyżowania z kablami telekomunikacyjnymi i energetycznymi wykonać zabezpieczając kable przed uszkodzeniem rurą gwintowaną typu Ø 110 na długości co najmniej 1,5m- po 0,75 m od osi skrzyżowania mierząc prostopadłe do kanału.
5. Zabrania się pracy sprzętu mechanicznego pod i w pobliżu napowietrznych linii elektroenergetycznych oraz w pobliżu słupów, budowl, technicznych i słupów uzbrojenia podziemnego.

Województwo : wielkopolskie
Powiat : szamotulski
Nazwa jed. ewid. : Kaźmierz
Identyfikator jedn. ewid. : 302403_2
Nazwa obr. ewid. : Kączyń
Identyfikator obr. ewid. : 302403_2_0907
Miejscowość : Kączyń
Arkusze : 1
Działka : 46/5, 45
KERG : GK.6640.1.1857.2020

Wykonali:

USŁUGI GEODEZYJNE
Rafał Kaźmierczak
geodał uprawniony upr. nr 17743
64-500 Szamotuły, ul. Czerwona 1
tel. kom. 0604 214 145
nr 747 600 00 66 57 53 83 15 14 55

Nie wyklucza się istnienia w terenie innych nie wykazanych na niniejszej mapie urządzeń podziemnych, które nie były zgłoszone do inwentaryzacji lub o których brak jest informacji w instytucjach branżowych. Mapa wykonana bez ustalenia ograniczonych praw rzeczowych ujawnionych w księdze wieczystej.

Układ współrzędnych prostokątnych płaskich	2000/5
Układ wysokości	Kronstadt86

Wszelkie trwałe obiekty budowlane podlegają wyłączeniu przez jednostki wykonawstwa geodezyjnego (Ustawa z dnia 17.05.1989 r. PRAWO GEODEZYJNE I KARTOGRAFICZNE Art. 27 ust. 2 pkt 2 DZ.U. Nr 30)

Poświadczam się, że niniejszy dokument został opracowany w wyniku prac geodezyjnych i kartograficznych, których rezultaty zawiera operat techniczny wpisany do ewidencji materiałów państwowego zasobu geodezyjnego i kartograficznego

STAROSTA POWIATU SZAMOTULSKIEGO
P. 3024.2020.1684
(Identyfikator ewidencyjny materiału zasobu – operatu technicznego)
29.06.2020 r.

Zup. STAROSTY
mgr inż. Rafał Pawlenty
Rafał Pawlenty
(imię, nazwisko, podpis osoby reprezentującej organ)